
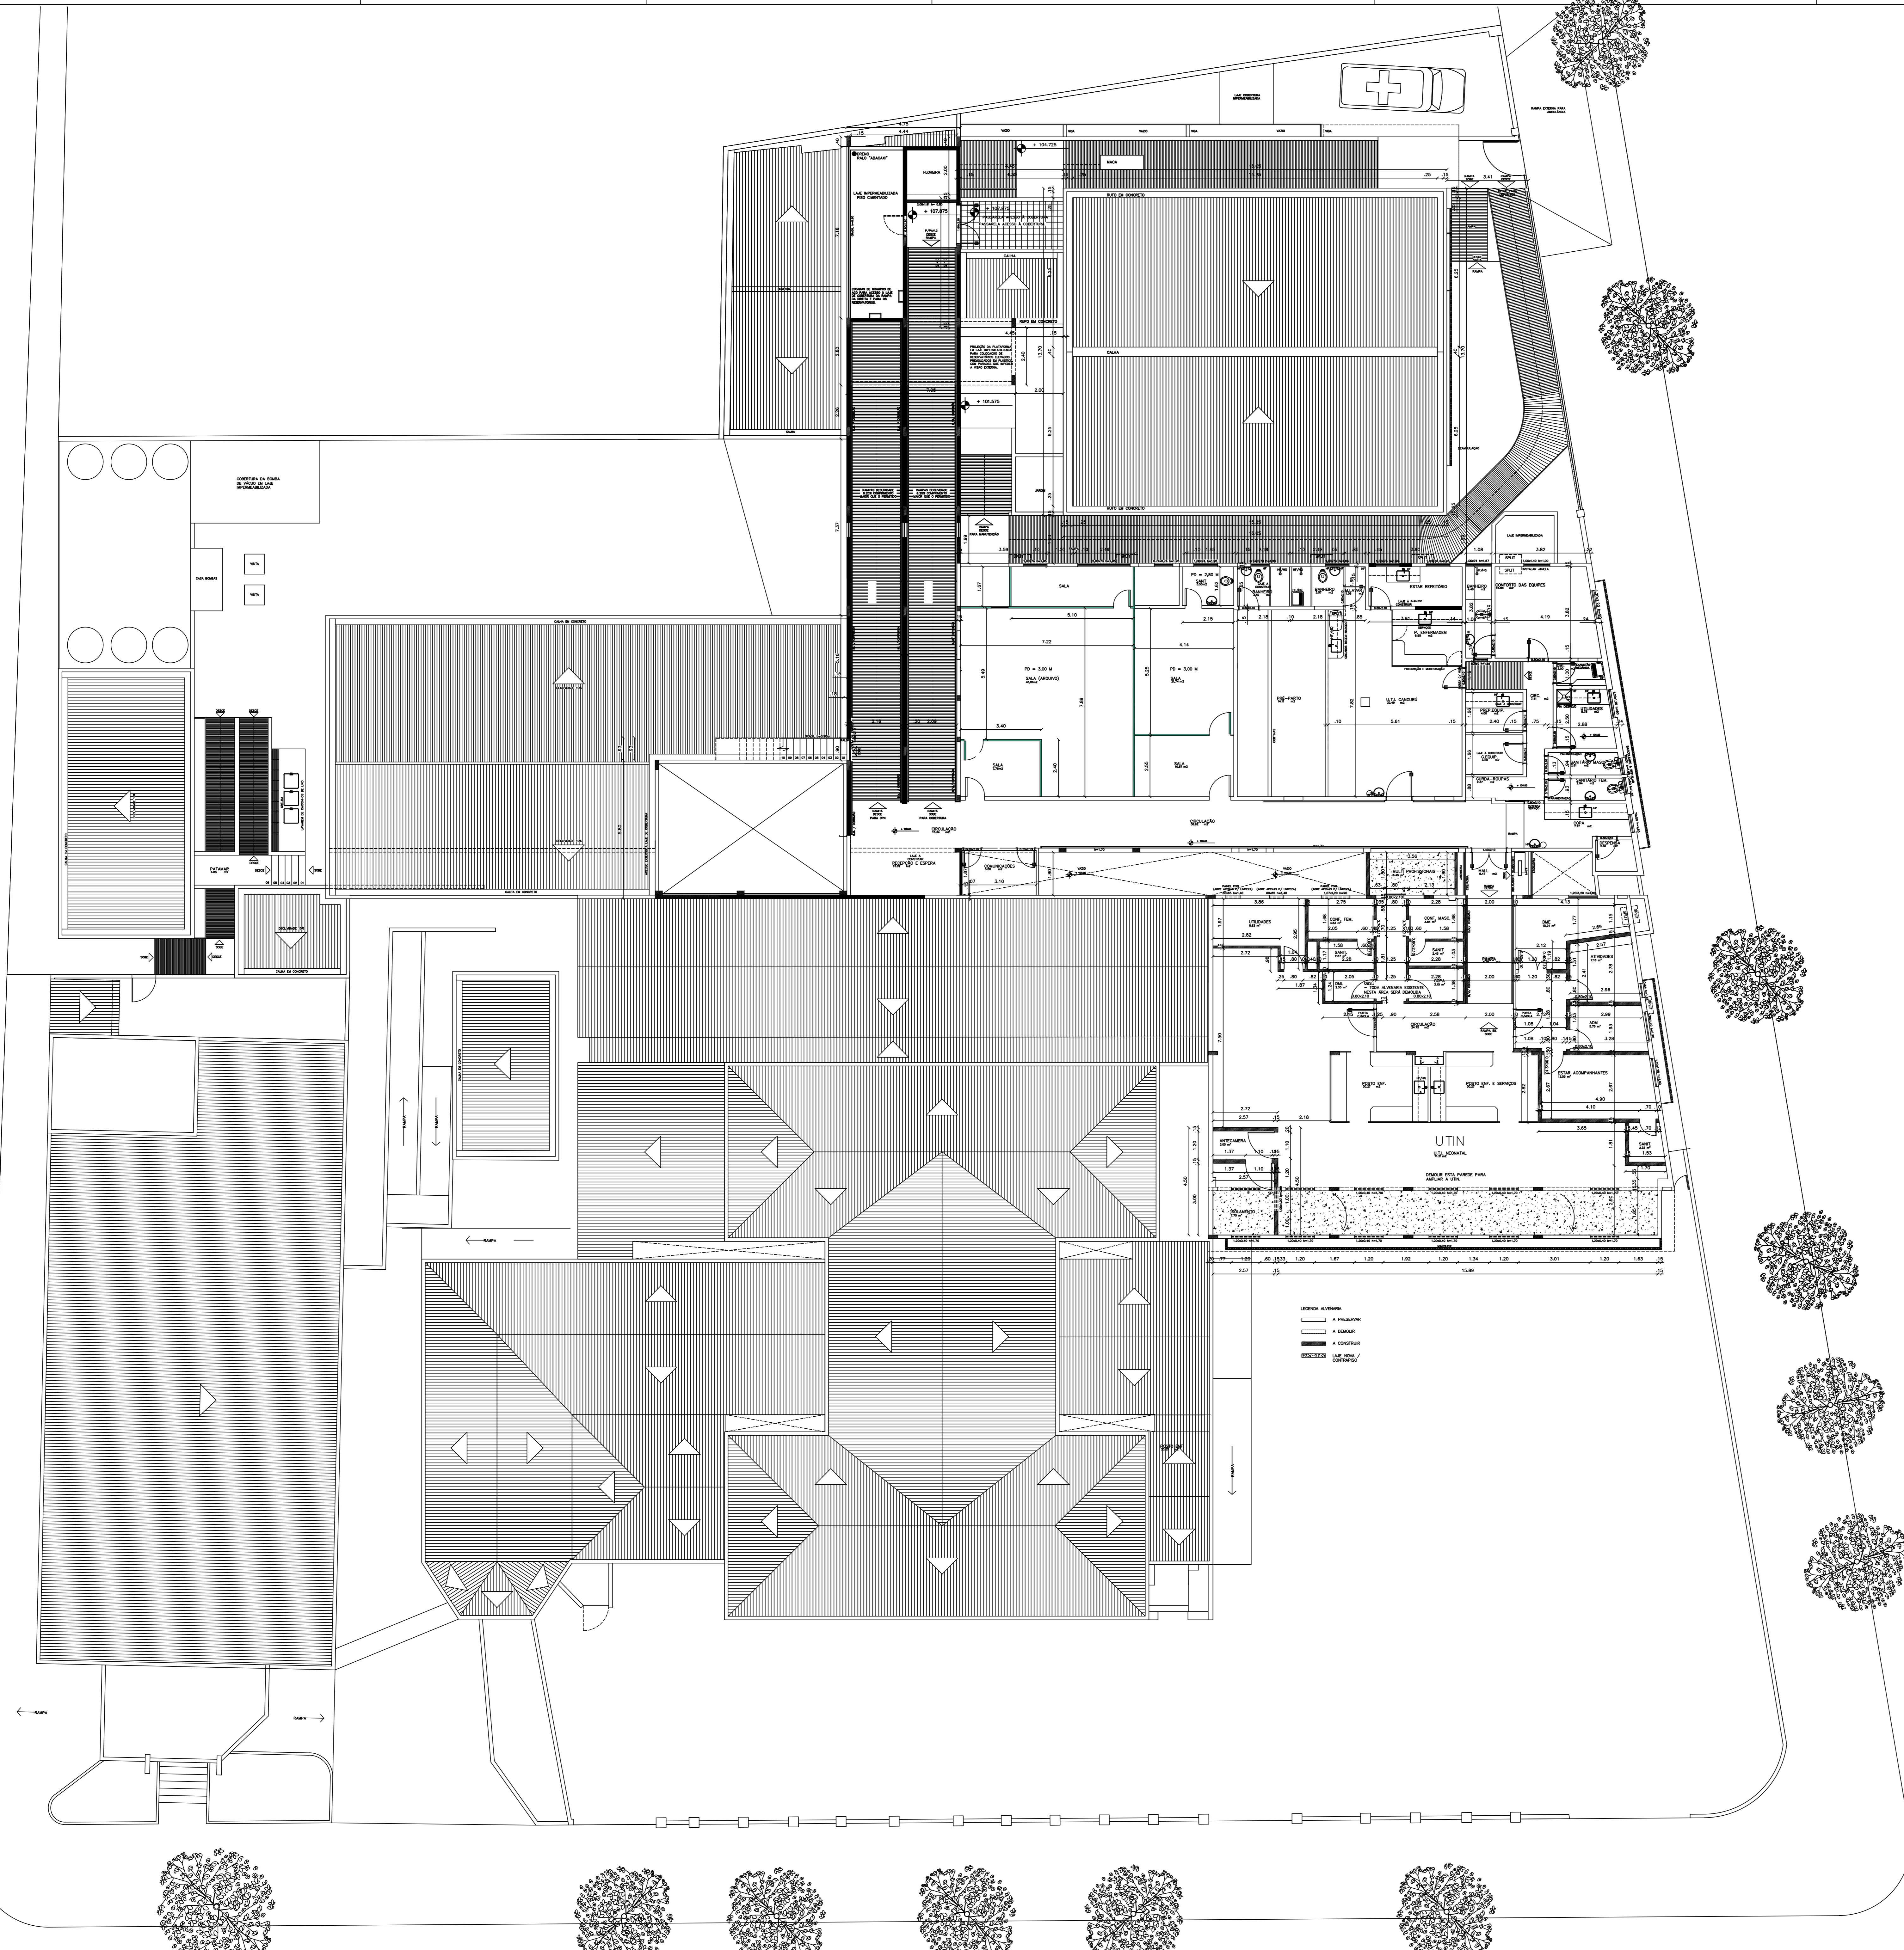


RUA ANTONIO SOBRINHO

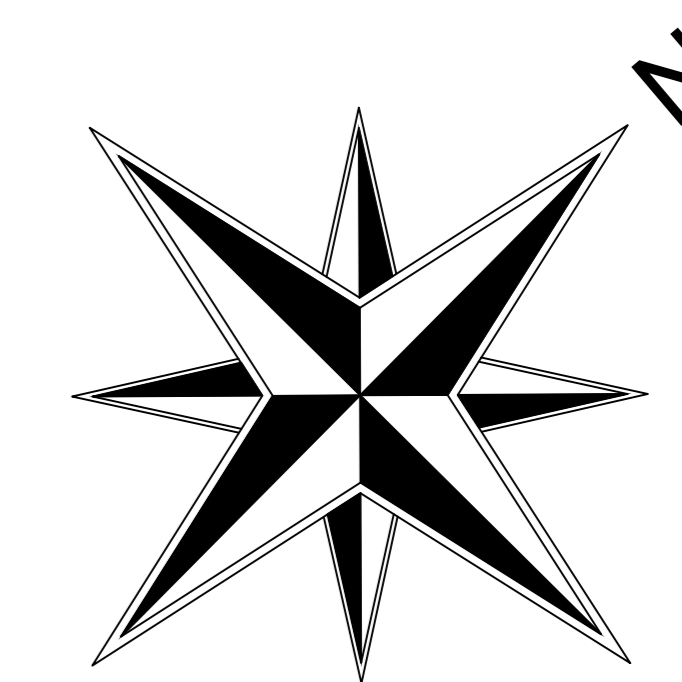

LEGENDA

— A PROPOSTA

— A DEBOL

— A CONSTR

— A CONSERV

— A RECONSTR

PARA USO DA PREFEITURA		EDIFICAÇÕES	
NÚMERO DO DESENHO	04/04	ÁREA DO TERRENO	m2
DATA	04/04	ÁREA A CONSTRUIR	m2
		Nº DE PISO	04

HOSPITAL ANTONIO TEIXEIRA SOBRINHO

REFORMA UTI NEO

PLANTA BAIXA DE LAYOUT

TIPO DE SERVIÇO: LAYOUT

ENCOMENDADO: PRAÇA DOIS DE JULHO - Nº 100 - CENTRO - JACOBINA

TIPO DE PLANO: PLANTA BAIXA 2º PAVIMENTO


ESCALA: 1 : 100

DATA: DEZ/2021

PROJETO: ARQUITETÓNICO

PROJETA: []

04/04

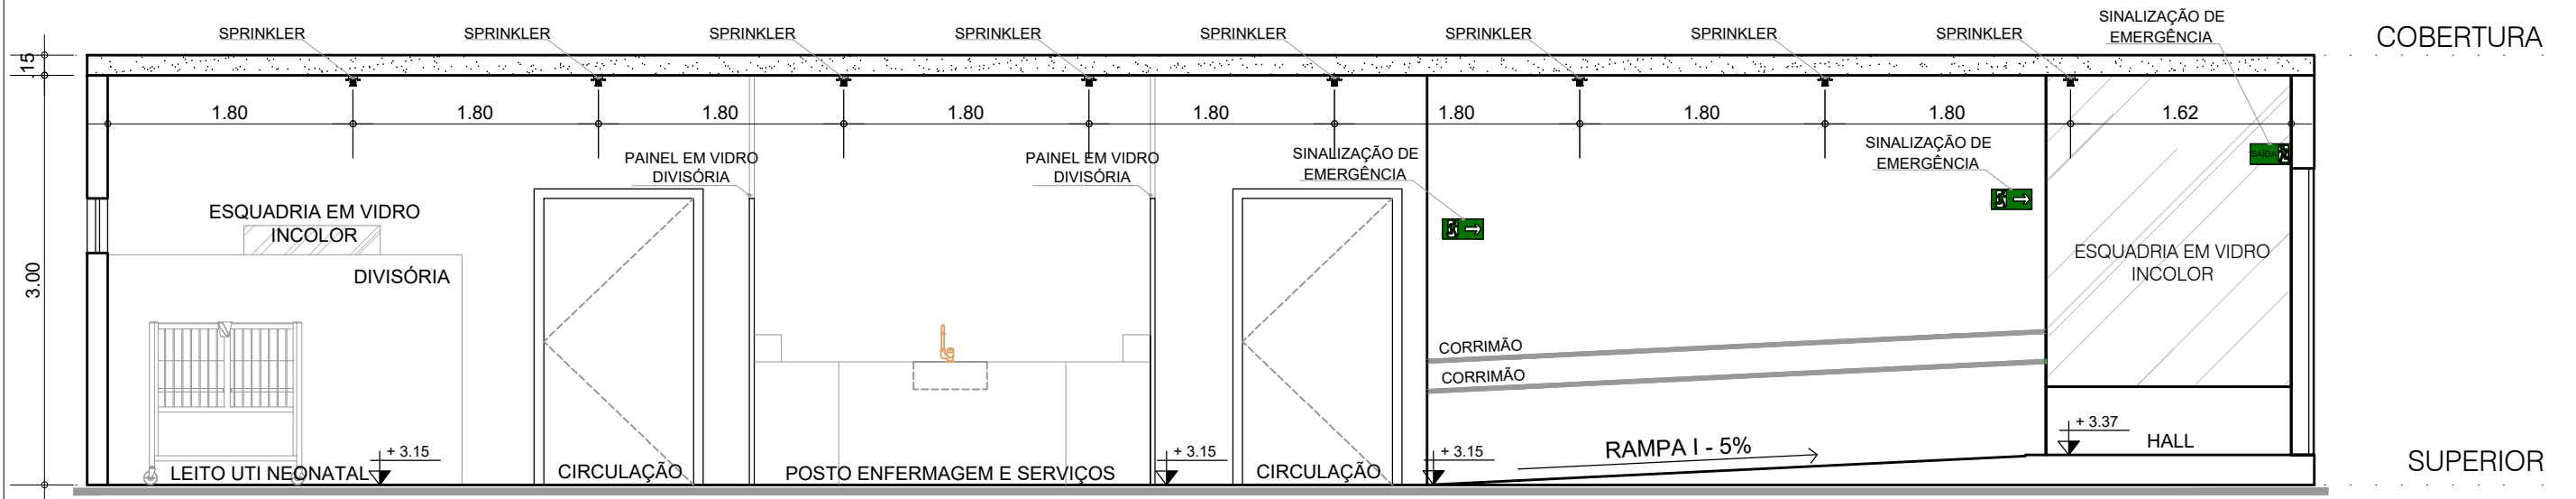

COBERTURA

SUPERIOR


TÉRREO

CORTE AA - UTI NEONATAL
ESCALA: 1/50



PARA USO DA PREFEITURA			EDIFICAÇÕES	
NUMERO DO DESENHO	ARQUIVO	NUMERO DO PROCESSO	ÁREA DO TERRENO	m2
			ÁREA A CONSTRUIR	m2
			Nº DE PISO	04
VISTO				


HOSPITAL ANTONIO TEIXEIRA SOBRINHO			
REFORMA UTI NEO			
CORTE AA - ROTA DE FUGA			
TIPO DO SERVIÇO	ENDEREÇO		
LAYOUT	PRAÇA DOIS DE JULHO - Nº 100 - CENTRO - JACOBINA		
TIPO DE PLANTA	ESCALA	TIPO DE PROJETO	
CORTE AA	1 : 50	ARQUITETÔNICO	
2º PAVIMENTO	DATA	PRANCHAS	
	DEZ/2021	01/01	
RESPONSÁVEL TÉCNICO			
DINAELE RIOS FREIRE			

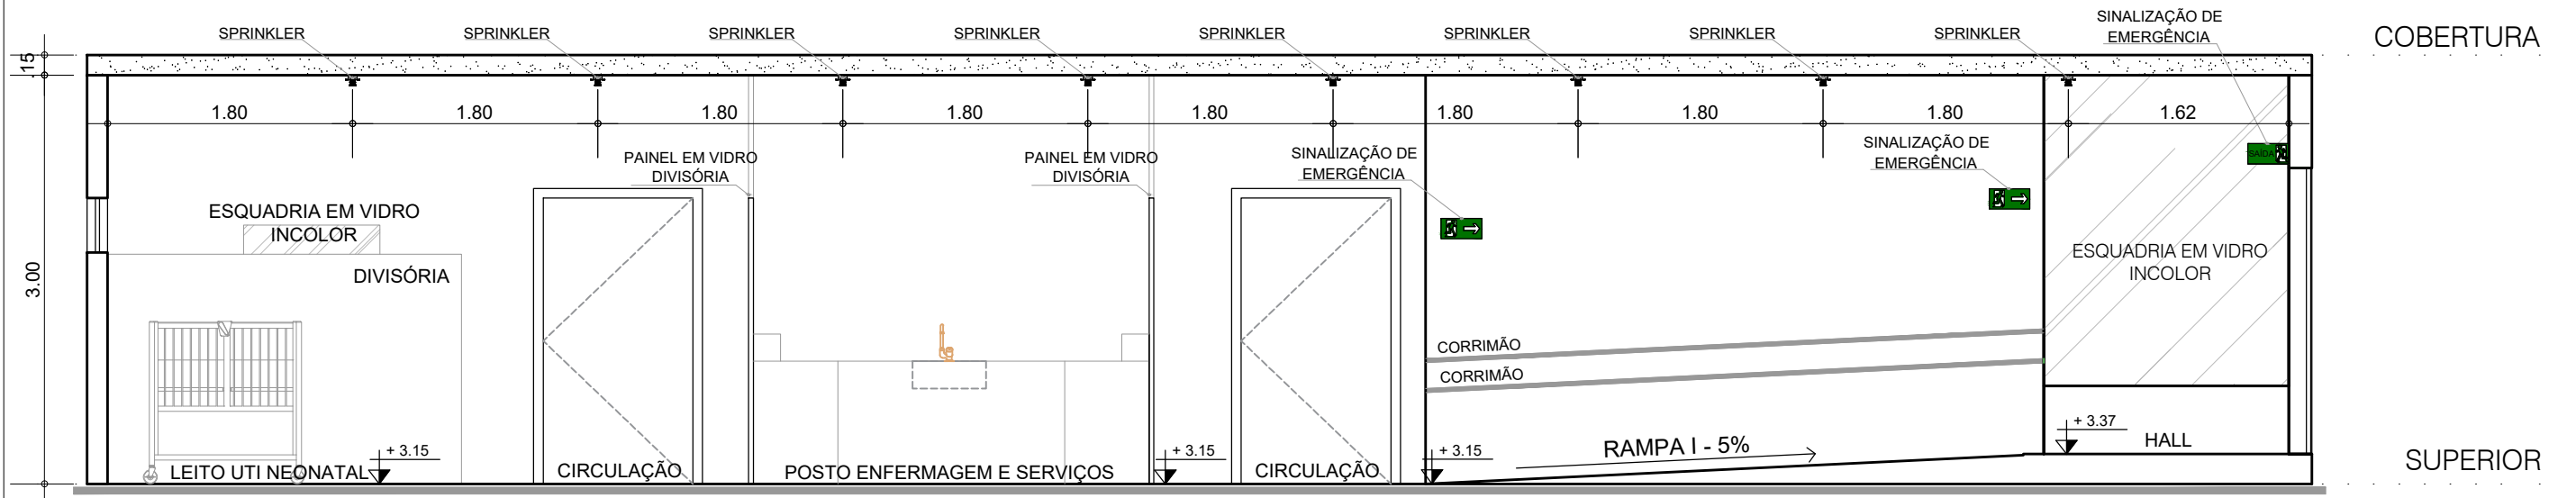

PARA USO DA PREFEITURA			EDIFICAÇÕES	
NUMERO DO DESENHO	ARQUIVO	NUMERO DO PROCESSO	ÁREA DO TERRENO	m2
			ÁREA A CONSTRUIR	m2
			Nº DE PISO	04
VISTO				

HOSPITAL ANTONIO TEIXEIRA SOBRINHO			
REFORMA UTI NEO			
CORTE AA - ROTA DE FUGA			
TIPO DO SERVIÇO	ENDEREÇO		
LAYOUT	PRAÇA DOIS DE JULHO - Nº 100 - CENTRO - JACOBINA		
TIPO DE PLANTA	ESCALA	TIPO DE PROJETO	
CORTE AA	1 : 50	ARQUITETÔNICO	
2º PAVIMENTO	DATA	FRANCHA	
	DEZ/2021		
RESPONSÁVEL TÉCNICO			01/01
DINAELE RIOS FREIRE			

RUA ANTONIO SOBRINHO

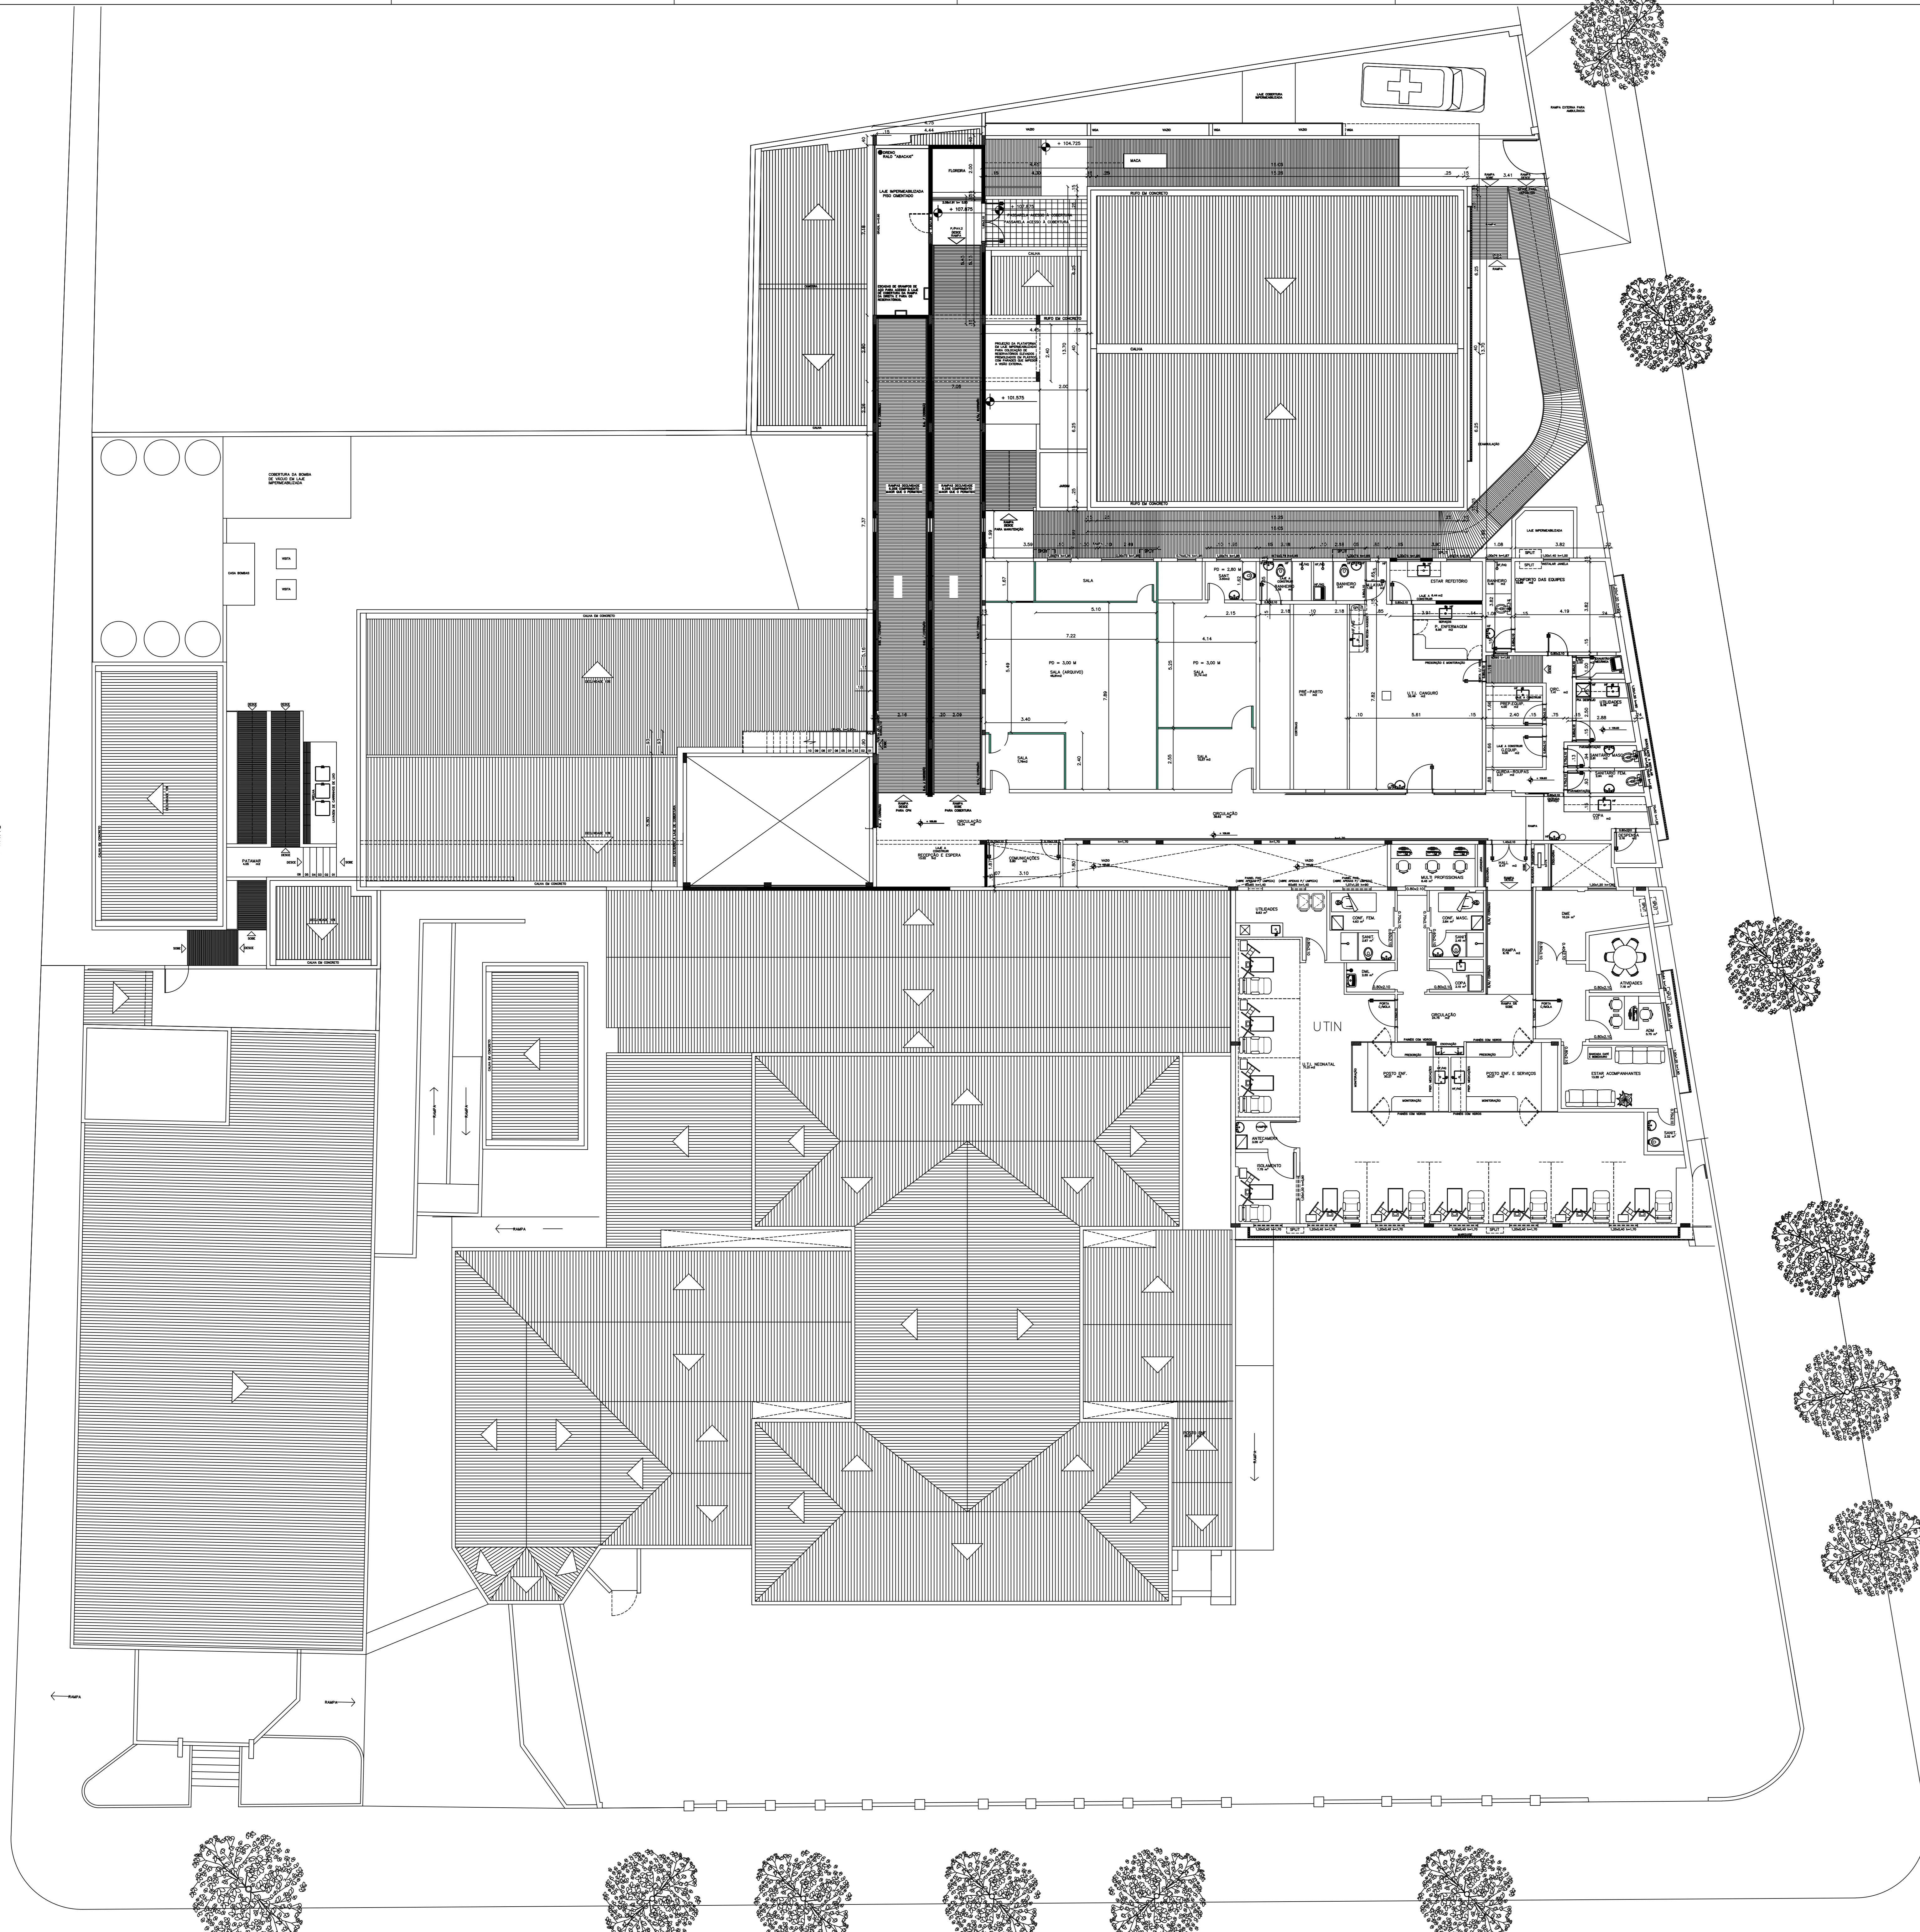

PARA USO DA PREFEITURA		EDIFICAÇÕES	
NUMERO DO DESENHO	ANEXO	NUMERO DO PROCESSO	m2
			m2
			04

HOSPITAL ANTONIO TEIXEIRA SOBRINHO

REFORMA UTI NEO

PLANTA BAIXA DE LAYOUT

TIPO DE SERVIÇO	ENCOMENDADO	PRACA DOIS DE JULHO - Nº 100 - CENTRO - JACOBINA
TIPO DE PLANO	ESCALA	TIPO DE PROJETO
PLANTA BAIXA	1 : 100	ARQUITETÓNICO
2º PAVIMENTO	DATA	PROJETO
	DEZ/2021	

DESENHISTA/CADERNA




PLANTA BAIXA - UTI NEONATAL
ESCALA: 1/50



PARA USO DA PREFEITURA		EDIFICAÇÕES	
NÚMERO DE VENDA	PREÇO	ÁREA DO TERRENO	m ²
N.º DE LICENÇA		ÁREA A CONSTRUIR	m ²
		N.º DE PROJ.	04

HOSPITAL ANTONIO TEIXEIRA SOBRINHO			
REFORMA UTI NEO			
PLANTA BAIXA - ROTA DE FUGA			
TIPO DE OBRA	ENDEREÇO	ESCALA	TIPO DE PROJETO
PLANTA BAIXA	PRACA OSES DE SILVA - Nº 100 - CENTRO - JACOBINA	1 : 50	ARQUITETÔNICO
PROJETO	DATA	REVISÃO	
	02/2021		
AUTOR			01/01

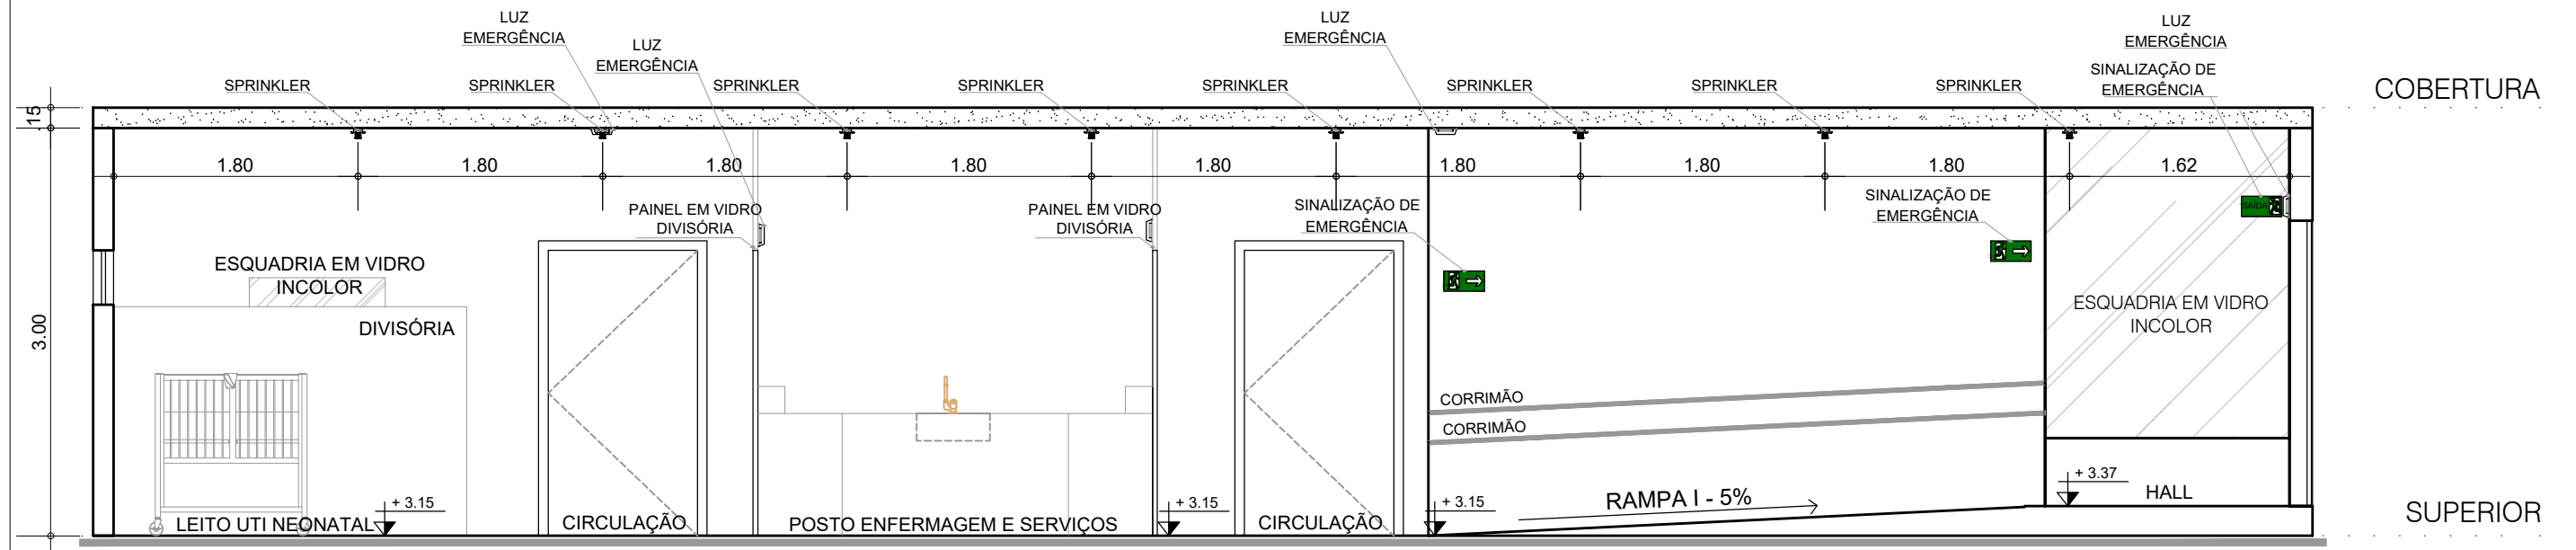

○ CORTE AA - UTI NEONATAL
ESCALA: 1/50




PARA USO DA PREFEITURA			EDIFICAÇÕES	
NUMERO DO DESENHO	ARQUIVO	NUMERO DO PROCESSO	ÁREA DO TERRENO	m2
			ÁREA A CONSTRUIR	m2
			Nº DE PISO	04
VISTO				

HOSPITAL ANTONIO TEIXEIRA SOBRINHO			
REFORMA UTI NEO			
CORTE AA - ROTA DE FUGA			
TIPO DO SERVIÇO	ENDEREÇO		
LAYOUT	PRAÇA DOIS DE JULHO - Nº 100 - CENTRO - JACOBINA		
TIPO DE PLANTA	ESCALA	TIPO DE PROJETO	
CORTE AA	1 : 50	ARQUITETÔNICO	
2º PAVIMENTO	DATA	FRANCHA	
	DEZ/2021	01/01	
RESPONSÁVEL TÉCNICO			
DINAEL RIOS FREIRE			




PLANTA BAIXA - UTI NEONATAL
ESCALA: 1/50

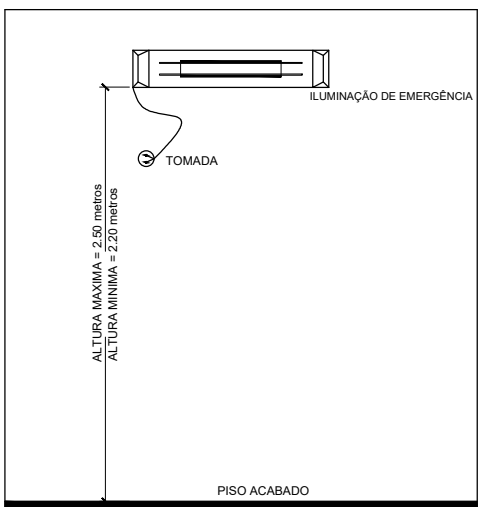

SISTEMA DE ILUMINAÇÃO DE EMERGÊNCIA

- 1- POTÊNCIA 2 x 8 w COM RECARGA AUTOMÁTICA NA FONTE DE ENERGIA
- 2- LOCALIZAÇÃO: NAS ROTAS DE FUGA
- 3- AS LUMINÁRIAS DEVEM SER CONSTITUÍDAS DE MATERIAIS QUE RESISTEM A 70° C POR PELO MENOS 1.00 h SEGUIDA
- 4- NÃO UTILIZAR OS ELETRODUTOS DOS CONDUTORES DA ILUMINAÇÃO DE EMERGÊNCIA PARA OUTROS FINS.
- 4- EM CASO DE LUZES DE EMERGÊNCIA EM TETO PREVER TOMADAS

DETALHAMENTO 01 - UTI NEONATAL
ESCALA: SEM

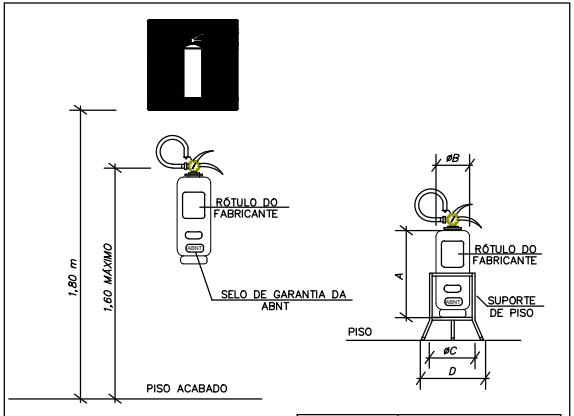

CARGA EXTINTORA	DIMENSÕES cm			
	A	B	C	D
3-A; 40-B; C	48	15	21	37

POSICIONAMENTO DOS EXTINTORES
SEM ESCALA

TABELA : CORES DE SEGURANÇA E CONTRASTE

REFERÊNCIA PADRÃO	DENOMINAÇÃO DE CORES:				
	VERMELHO	AMARELO	VERDE	PRETO	BRANCO
MUNSELL BOOK OF COLORS	SR 4/14	5Y 8/12	2.50 3/4	N 1.0/	N 9.5/
*PANTONE	485C	108C	390C	418C	---
*CMYK	CO M100 Y91 K0	CO M9 Y94 K0	C79 M0 Y87 K78	CO M0 Y0 K100	---
*RGB	R255 G0 B23	R255 G255 B0	RO 091 B0	RO 00 B0	---

NOTAS:
O PADRÃO DE CORES BÁSICO É O MUNSELL BOOK OF COLORS
*O SISTEMA DE CORES PANTONE, FOI BASEADO NA CONVERSÃO DO PADRÃO MUNSELL.
* OS VALORES DAS TABELAS CMYK E RGB PARA A IMPRESSÃO FORAM CONVERTIDOS DO SISTEMA PANTONE.

DETALHAMENTO 02 - UTI NEONATAL
ESCALA: SEM

LEGENDA

- CENTRAL DE ALARME CONTRA INCÊNDIO, ENDEREÇÁVEL, DIGITAL.
- ACIONADOR MANUAL DO SISTEMA DE ALARME, ENDEREÇÁVEL, DIGITAL.
- EXTINTOR MANUAL DE ÁGUA PRESSURIZADA - 10 LITROS.
- EXTINTOR MANUAL DE PÓ QUÍMICO ABC - 6 Kg.
- EXTINTOR MANUAL DE PORTÁTIL DIOXÍDICO DE CABORNO - 6 KG
- ROTA DE FUGA - DIREÇÃO A SEGUIR.
- SAÍDA
PLACA INDICATIVA DE SAÍDA DE EMERGÊNCIA: FUNDO NA COR VERDE E LETRAS NA COR BRANCA FOTOLUMINESCENTE.
SOBRE PORTA: H = 10 cm. DA VERGA - NA PAREDE: H=180 cm. DO PISO ACABADO.
BLOCO AUTÔNOMO PARA ILUMINAÇÃO DE EMERGÊNCIA COM 2 LÂMPADAS FLUORESCENTES DE 8 W, COM BATERIA DE 12V, DE SOBREPOR.
- SPRINKLER

PREFEITURA DE JACOBINA
ESCREVENDO UMA NOVA HISTÓRIA

PARA USO DA PREFEITURA

EDIFICAÇÕES	ÁREA DO TERRENO	ÁREA DO EDIFÍCIO	ÁREA ÚTIL

HOSPITAL ANTONIO TEIXEIRA SOBRINHO
REFORMA UTI NEO

PLANTA BAIXA - ROTA DE FUGA

PLANTA BAIXA
2º PAVIMENTO

ARQUITETÔNICO

01/01